


**PLANTA BAIXA - PAV. TÉRREO**  
 ÁREA DE CONSTRUÇÃO = 3.925,00m²  
 ESCALA: 1/125

EXTINTORES		
TIPO	EXISTENTE	NOVO
PO QUIMICO SECO - PQS	(S)	(N)
ÁGUA PRESSURIZADA - AP	(S)	(N)
GÁS CARBÔNICO - CO2	(S)	(N)


**NOTAS:**  
 1) O EMPREENDIMENTO ATENDE AS PRESCRIÇÕES DA INSTRUÇÃO TÉCNICA Nº 20/2011 DO CORPO DE BOMBEIROS DE SP, RELACIONADA AS SINALIZAÇÕES DE EMERGÊNCIA.  
 2) NOS DESENHOS MENORES QUE 1/1000, NÃO É OBRIGATORIO A INSTALAÇÃO DE GUARDA-COPOS E CORRIMÃO, COMO PODE SER VISTO NO ITEM 5.8.1.1 DA INSTRUÇÃO TÉCNICA Nº 11/2011 DO CORPO DE BOMBEIROS DE SP, RELACIONADA AS SAÍDAS DE EMERGÊNCIA.

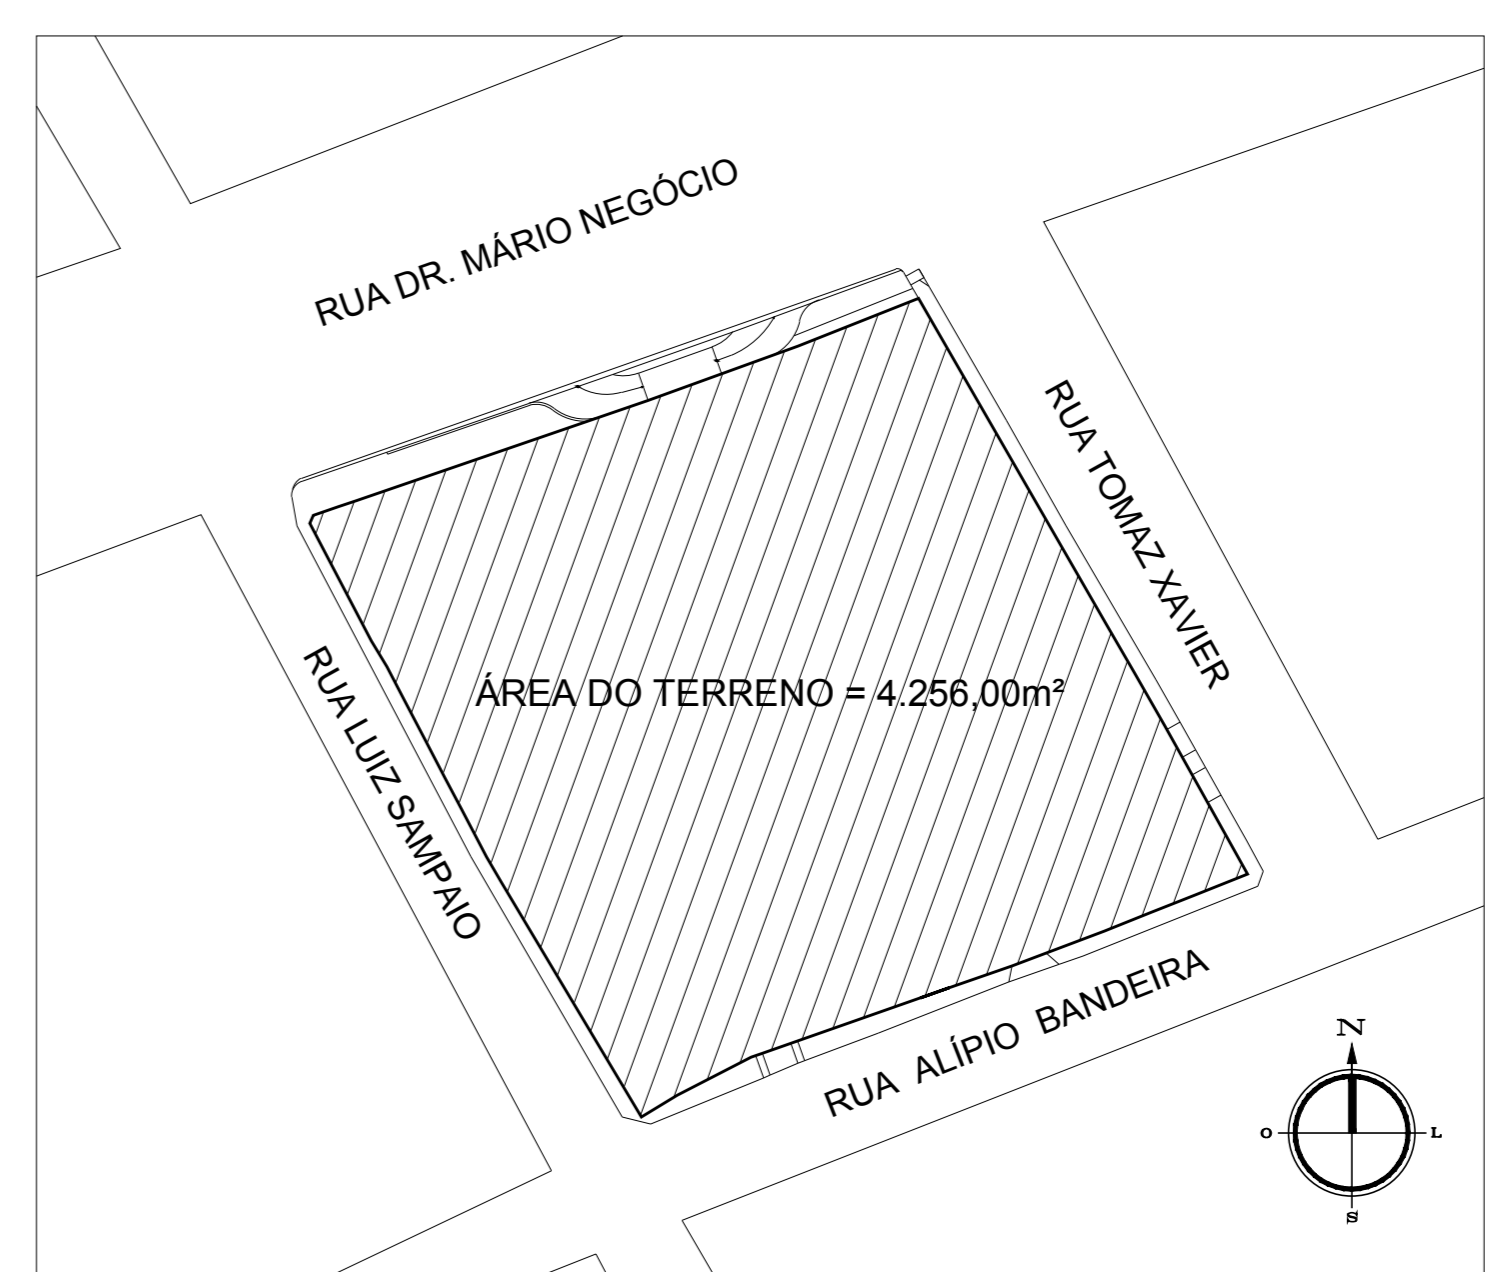

**PLANTA DE SITUAÇÃO**  
 ESCALA: 1/750

**LEGENDA**

- (S) COLUNA DE INCÊNDIO (REDE DE HIDRANTES)
- (N) COLUNA DE INCÊNDIO (REDE DE SPRINKLERS)
- TUBULAGEM DE INCÊNDIO (TETOPAREDE)
- TUBULAGEM DE INCÊNDIO (PISO)
- PONTO DE LUZ DE EMERGÊNCIA
- PONTO DE SPRINKLERS
- HIDRANTE INTERNO
- HIDRANTE DE RECALQUE
- EXTINTOR DE INCÊNDIO TIPO PO QUIMICO SECO (P.Q.S.)
- EXTINTOR DE INCÊNDIO TIPO ÁGUA GÁS OU ÁGUA PRESSURIZADA
- EXTINTOR DE INCÊNDIO TIPO GÁS CARBÔNICO (CO2)
- VALVULA DE RETENÇÃO
- REGISTRO DE GAVETA
- P.C.P. PORTA CORTA FOGO
- CENTRAL DE DETECÇÃO E ALARME DE INCÊNDIO
- CENTRAL DE DETECÇÃO E ALARME DE INCÊNDIO

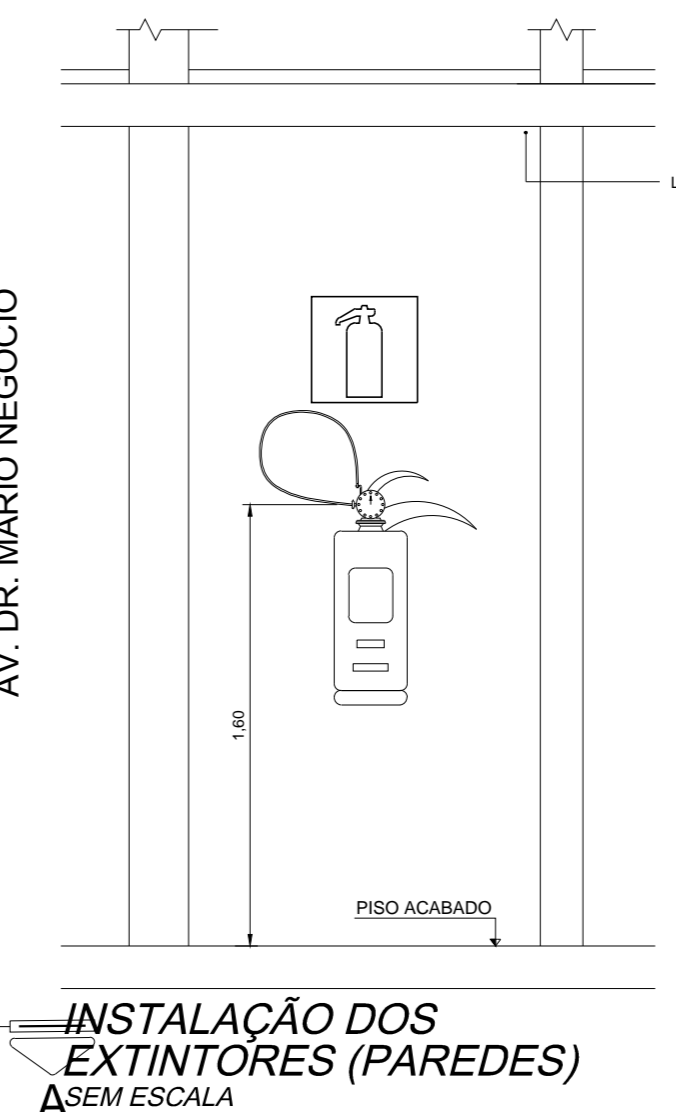

PROPRIETÁRIO: \_\_\_\_\_  
 AUTOR DO PROJETO: \_\_\_\_\_  
 RESPONSÁVEL TÉCNICO: \_\_\_\_\_

**JAILSON MACEDO**  
 Arquiteto e Urbanista - CAUJ. 448320-6

<b>RESUMO</b>	<b>PROJETO DE PREVENÇÃO E COMBATE À INCÊNDIO E GÁS</b>	
<b>PROPRIETÁRIO</b>	LIGA NORTERIOGRANDENSE DE COMBATE AO CÂNCER	
<b>EMPREENDEDOR</b>	HOSPITAL DR. LUIZ ANTÔNIO	
<b>ENDEREÇO</b>	RUA DR. MÁRIO NEGÓCIO, 2267 - QUINTAS - NATAL/RN	
<b>CORTEADO</b>	PLANTA BAIXA - TERREO, PL. SITUAÇÃO, LEGENDA E DET. EXTINTOR	
<b>DATA</b>	DETERNO	FABROR
<b>ESCALA</b>	MARÇO/2019	JAILSON
<b>INDICADAS</b>	ARQUIVO	HILA_LIGA_INC.dwg
<b>ÁREA DO TERRENO</b>	4.256,00m²	ÁREA OBRATEURIDA
		4.558,21m²

**01**  
**04**